


RZUT PIWNICY

skala 1:125

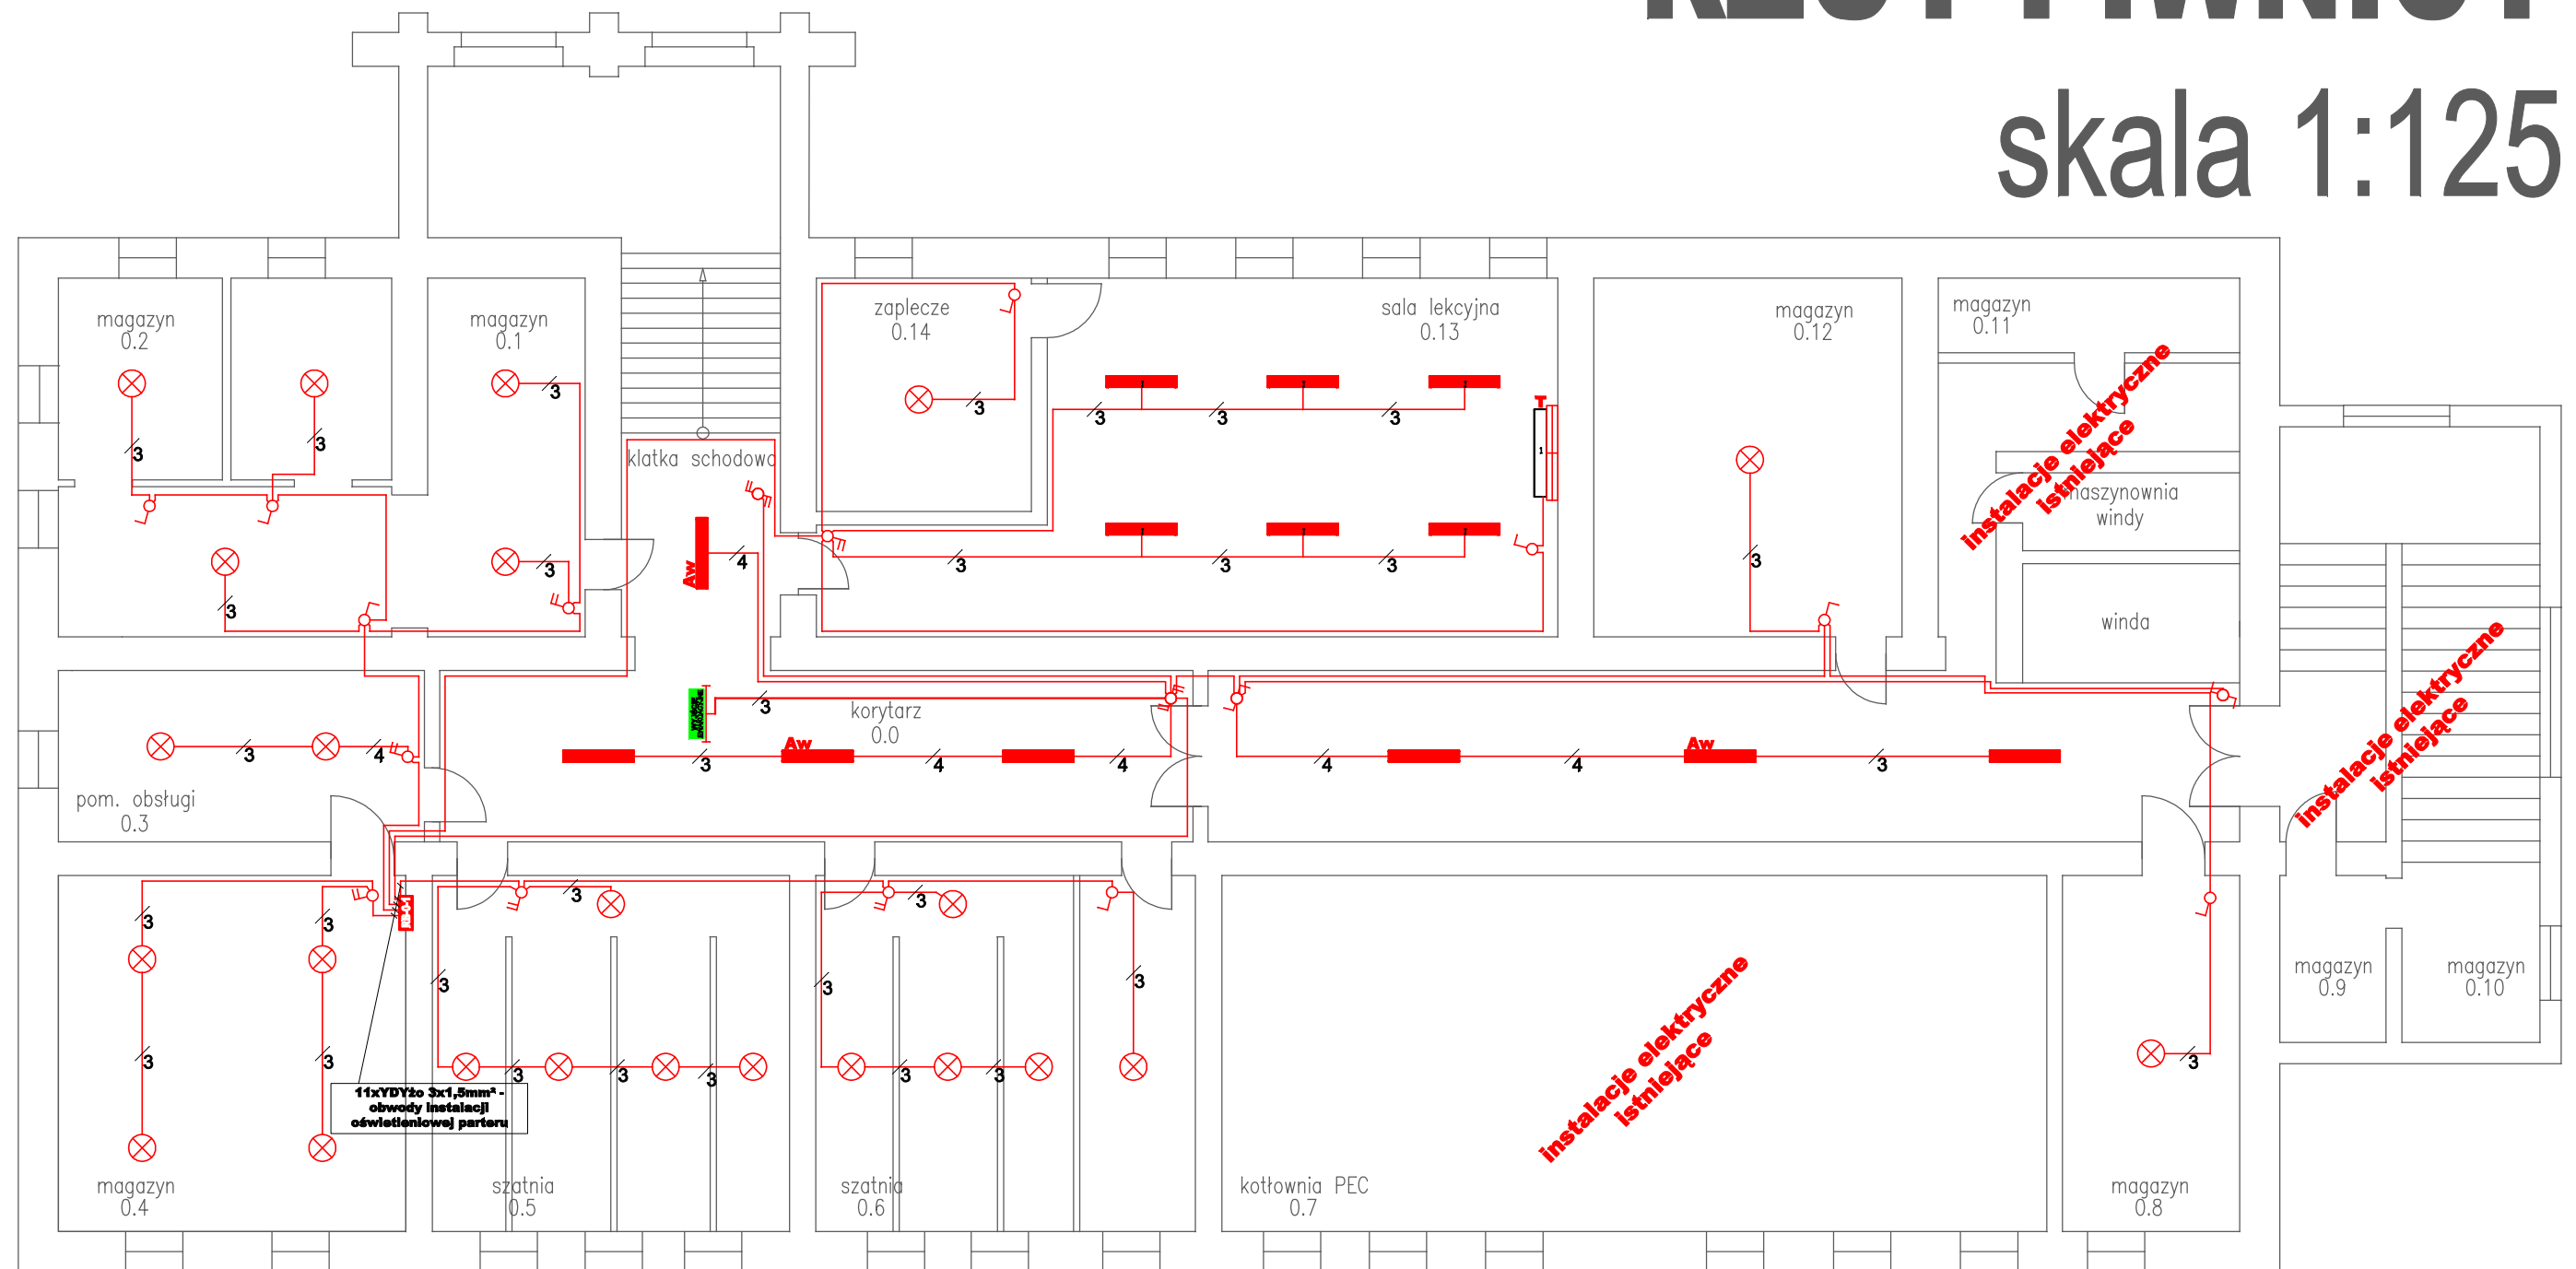

LEGENDA (Instalacji elektrycznych):

- Aw** - Dprawa TCS 160 2xTL-D36W/830 HFS C5 Z MOD. AW. MIN 2H
- - Dprawa TCS 160 2xTL-D36W/830 HFS C5
- ⊥** - Dprawa TCS 160 1xTL-D58W HFP A zawieszana na tańcuszku lub linie nośnej
- ⊥** - Dprawa ewakuacyjna z plktogramem
- ⏏** - Łącznik jednobiegunowy
- ⏏** - Łącznik schodowy
- ⏏** - Łącznik świetlnikowy
- ⏏** - Gniazdo wtykowe 230V hermetyczne
- ⏏** - Gniazdo wtykowe 230V

11xYDYżo 3x1,5mm² - obwody instalacji oświetleniowej parteru

	Z.E. WOLT	
OBIEKT:	BUDYNEK ZESPOŁU SZKÓŁ OGÓLNOKSZTAŁCĄCYCH	
ADRES OBIEKTU:	ul. Księdza Popiełuszki 2 19-900 Gołdap	SKALA: 1:125
INWESTOR:	Zespół Szkół Ogólnokształcących ul. Księdza Popiełuszki 2, 19-500 Gołdap	NR RYS: 1
NAZWA RYSUNKU:	SCHEMAT INSTALACJI OŚWIETLENIOWEJ -rzut piwnicy	DATA: kwiecień 2011
AUTOR:	inż. SŁAWOMIR ROMANOWSKI upr. nr PDL/0104/PWOE/06	PODPIS
ASYSTENT:	inż. DANIEL WIERZBOŁOWICZ	PODPIS